


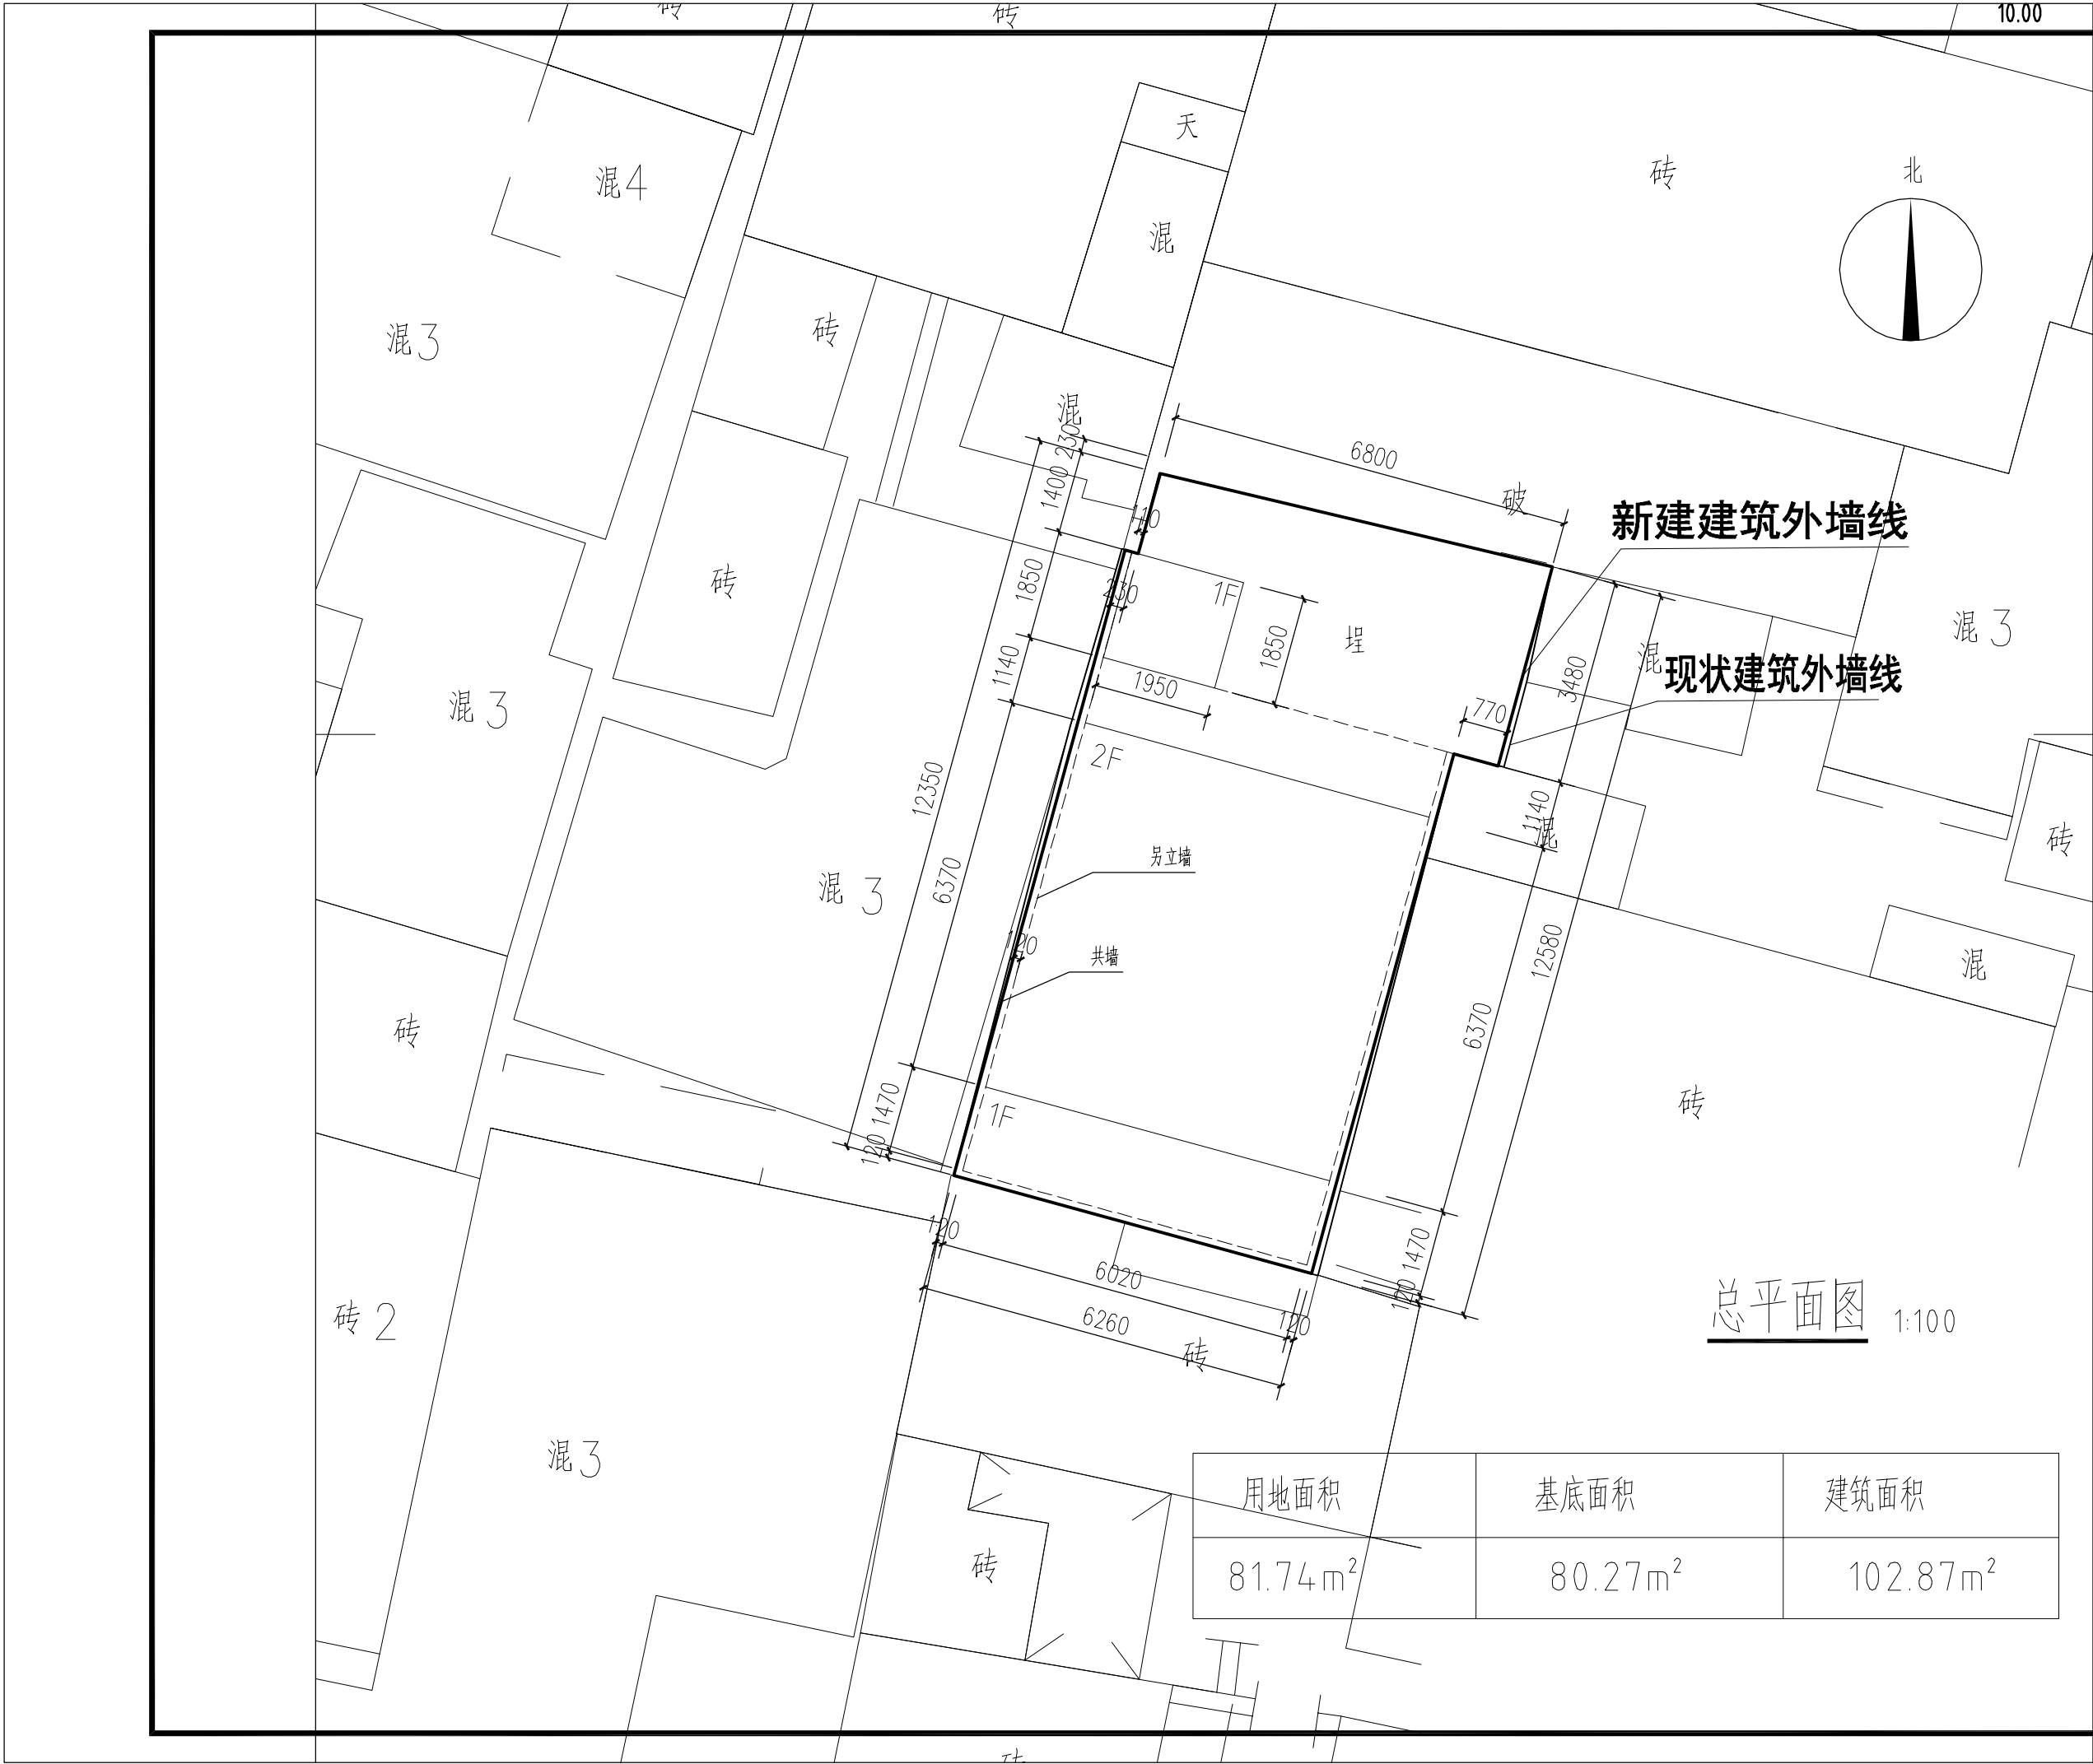

工程设计证书编号: A214019231

附注
DESCRIPTIONS

1. 本图纸须经规划、施工图审查以及消防等主管部门批准后方可生效。
2. 未经设计同意, 不得随意变更图纸设计变更必须征得设计人员同意。
3. 图纸须加盖本公司设计资质章, 否则一律无效。

审 定 APPROVED BY	曾永革	曾永革
项目负责 CAPTAIN	张光磊	张光磊
专业负责 CHIEF ENGR.	张光磊	张光磊
审 核 EXAMINED BY	曾永革	曾永革
校 对 CHECKED BY	包元峰	包元峰
设 计 DESIGNED BY	张光磊	张光磊

加盖图章处 STAMP AREA

建设单位 CLIENT	水平路6/30号孙陆二友		
工程项目 PROJECT			
子 项 SUBJECT			
图 名 TITLE	总平面图		
图 别 DRAWING TYPE	建 筑	图 号 DRAWING NO.	JS-02
设计阶段 DESIGN PHASE	方案图	日 期 DATE	2023. 07
工 程 号 PROJ. NO.		备 注 Remarks	

中兴源工程技术有限公司
ZHONGXINGYUANGONGCHENGSHIYUJIANQINGSI
■ 建筑工程设计: 乙级 ■ 市政工程设计: 乙级
■ 风景园林设计: 乙级 ■ 环境工程设计: 乙级
■ 工程咨询: 乙级
■ 电力行业(送电工程、新能源发电、变电工程)
专业: 乙级